



**PLANTA BAIXA**  
**ESC. 1:100**  
**ÁREA AMPLIAÇÃO: 65,81 M2**

LEGENDA		
<b>BANDEJAS - B'</b>		
1	QUANTO CIRCULAR - NO. 2 em - 2,00m x 1,00m - 1,00m - 1,00m	
2	QUANTO CIRCULAR - NO. 2 em - 2,00m x 1,00m - 1,00m - 1,00m	
3	QUANTO CIRCULAR - NO. 2 em - 2,00m x 1,00m - 1,00m - 1,00m	
4	QUANTO CIRCULAR - NO. 2 em - 2,00m x 1,00m - 1,00m - 1,00m	
<b>ESCALONIOS - B'</b>		
1	REF. REV. COM LAMINADO MARMARADO - 1,00m x 1,00m - 1,00m - 1,00m	
<b>MAPA DE ESQUADRIAS</b>		
LEGENDA DE JANELAS - JANELAS ALUMINIO		
REF. Dimensões (cm)	TIPO	AMBIENTES
280 x 160	02	100 cm - Sala de Atividades 02 e 03
90 x 100	01	02 folha - de correr com vidro - Salas de Atividades 02
60 x 60	04	1,44 - 60 cm - Sanitários Masculino e Feminino
<b>LEGENDA DE PORTAS - PORTAS DE ALUMINIO</b>		
REF. Dimensões (cm)	TIPO	AMBIENTES
80 x 210	01	01 folha de vidro com vidro - Sala de Atividades 02
180 x 210	01	02 folha - de correr com vidro - Sala de Atividades 03
80 x 210	02	ref. com termino metálico - Sanitários

EXISTENTE  
 A AMPLIAR (103,63 m2)

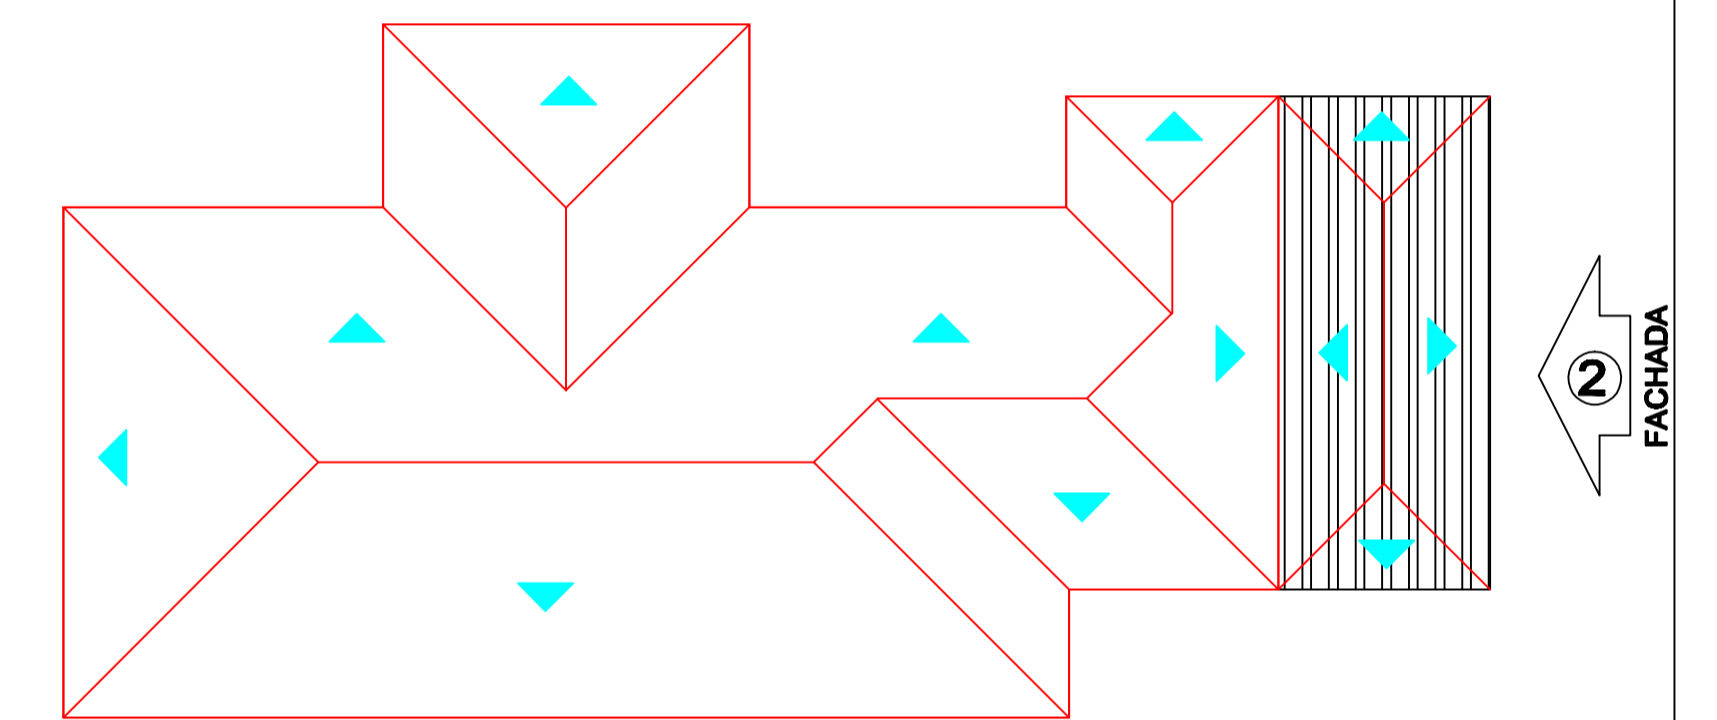

**DETALHAMENTO TELHADO**  
**S/ESC.**

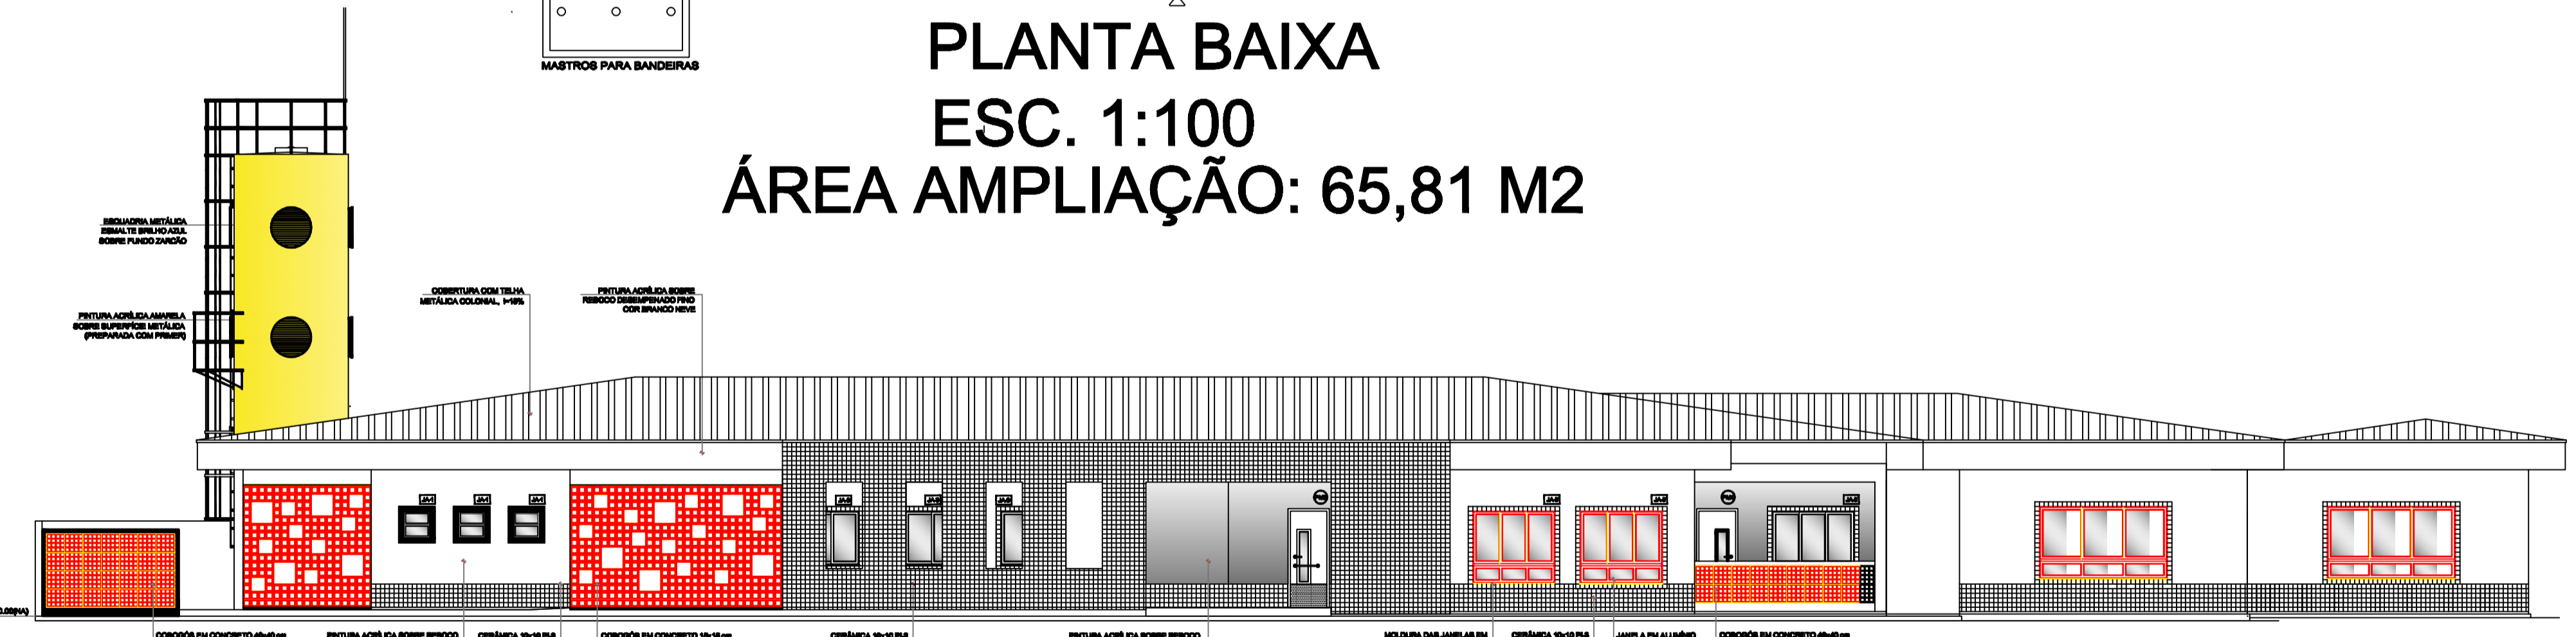

**FACHADA 01**  
**ESC. 1:100**

**FACHADA 02**  
**ESC. 1:100**

<b>S</b> Ministério da Educação		<b>FNDE</b> Fundo Nacional de Desenvolvimento da Educação	
PROINFÂNCIA - ESPAÇO EDUCATIVO INFANTIL			
ENDEREÇO: RUA COSTA E SILVA, 370, CENTRO			
MUNICÍPIO - UF: SÃO PEDRO DO BUTIÁRS			
PROPRIETÁRIO: FUNDO NACIONAL DE DESENVOLVIMENTO DA EDUCAÇÃO - FNDE			
AUTORES DO PROJETO: ENPº ROALDO REISDORFER DE LIMA-CREA 83.699			
RESPONSÁVEL TÉCNICO: ENPº ROALDO REISDORFER DE LIMA-CREA 83.699			
PROPRIETÁRIO: PREFEITURA MUNICIPAL DE SÃO PEDRO DO BUTIÁ			
AUTOR DO PROJETO: ENPº ROALDO REISDORFER DE LIMA-CREA 83.699			
RESP. TÉCNICO: ENPº ROALDO REISDORFER DE LIMA-CREA 83.699			
<b>PROJETO TIPO C</b>			
<b>DISCIPLINA</b>		<b>CODIGO</b>	
COORDENAÇÃO: COBES - Coordenação Geral de Infra-estrutura		<b>PLANTA BAIXA FACHADAS</b>	
REVISÃO		ESCALA: 1:30	PRONCHA: AR
DESENHO		DATA EMISSÃO: 10/06/2022	01/02